


一层插座布置图


	(本图未加盖出图章无效)	建设单位	图名	审核	负责	图号
		工程名称		校对	设计	日期

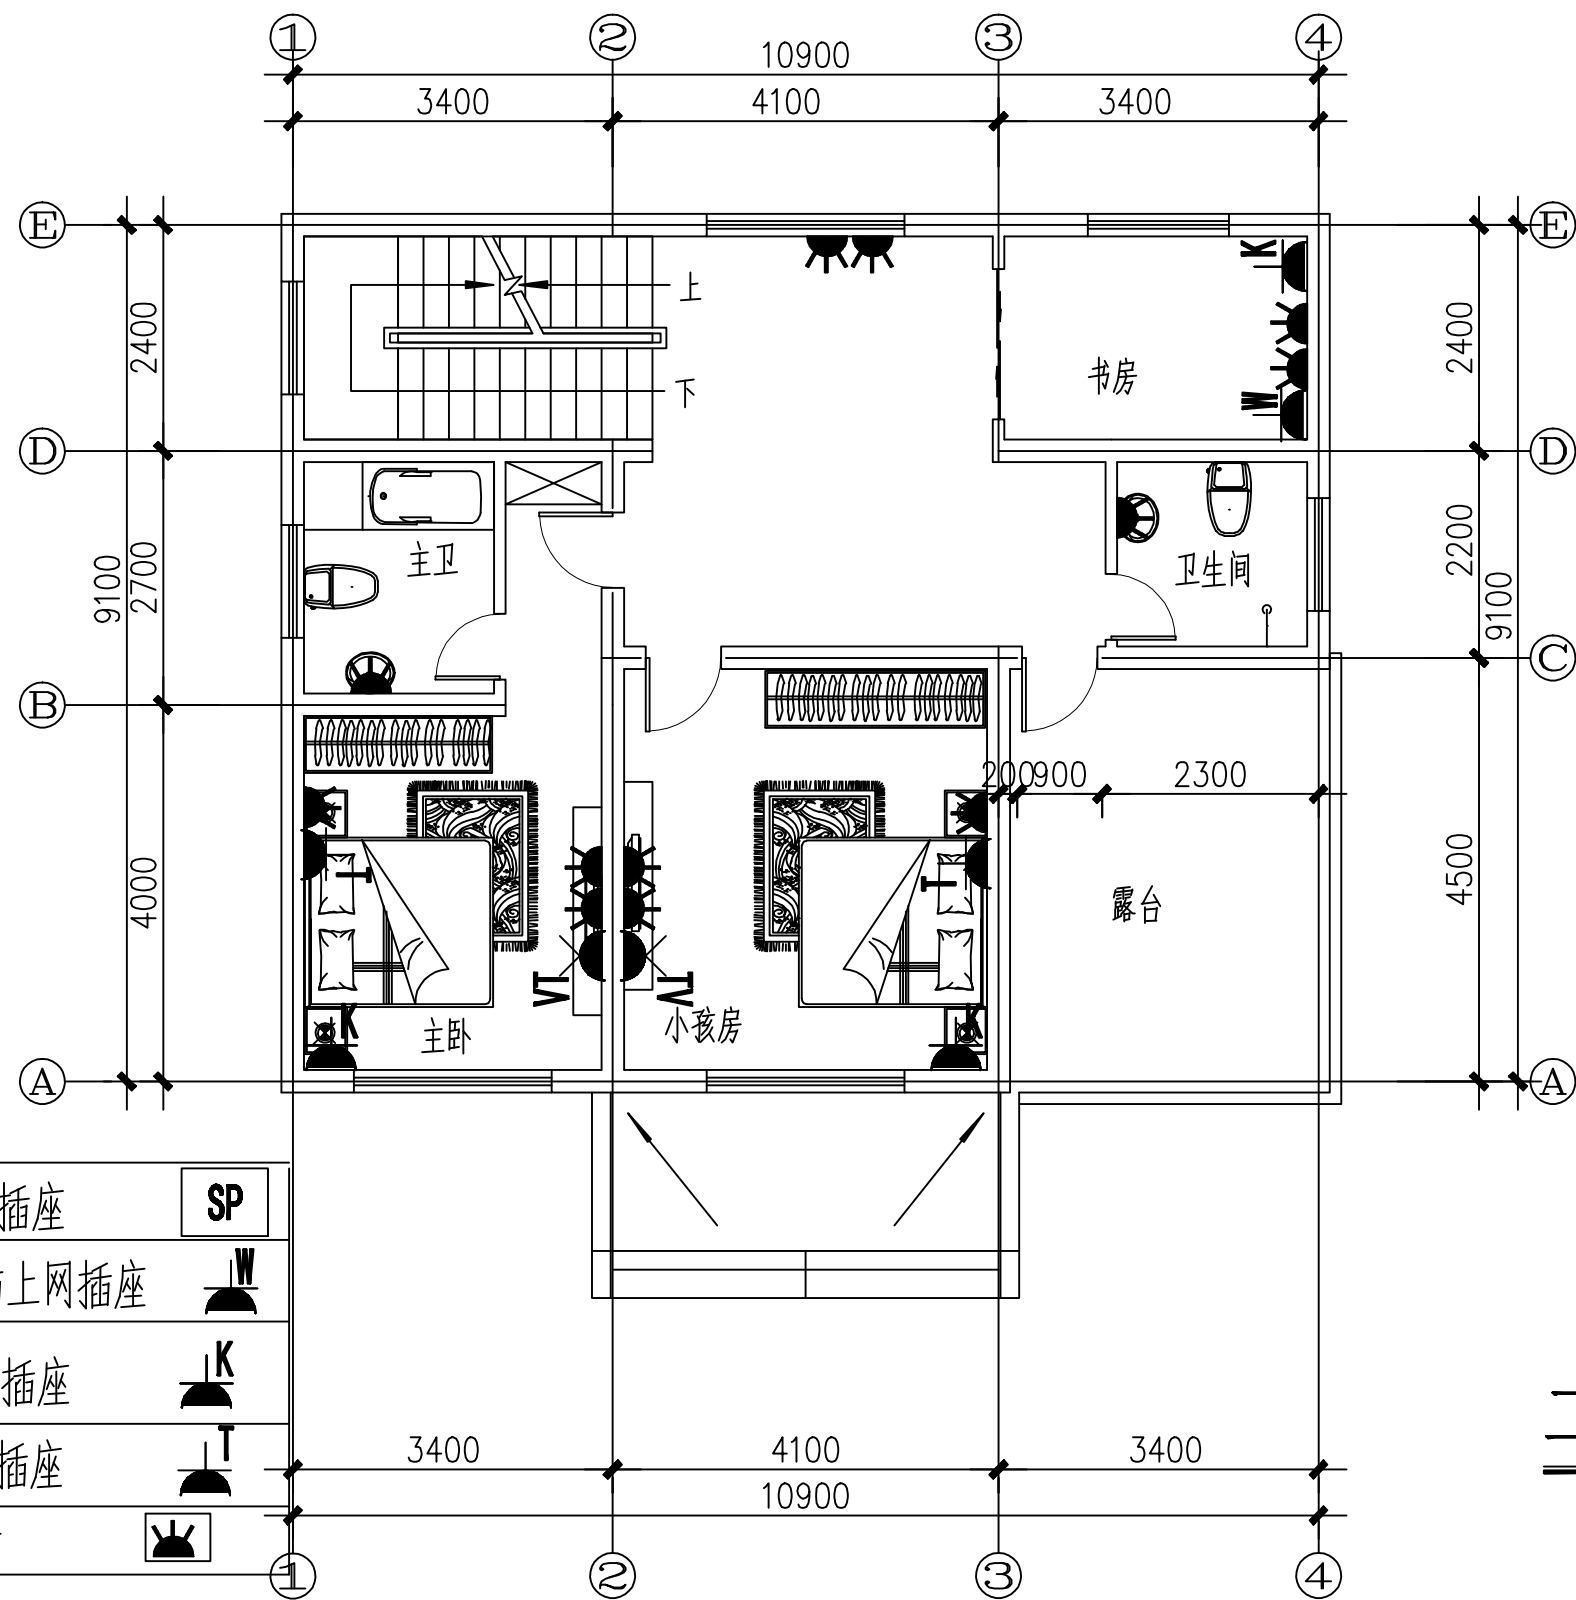


五孔插座		音响插座	SP
电视插座	VT	电脑上网插座	W
油烟机插座	b	空调插座	K
高位插座	H	电话插座	T
		地插	

二层插座布置图

(本图未加盖出图章无效)	建设单位	图名	审核	负责	图号
	工程名称		校对	设计	日期

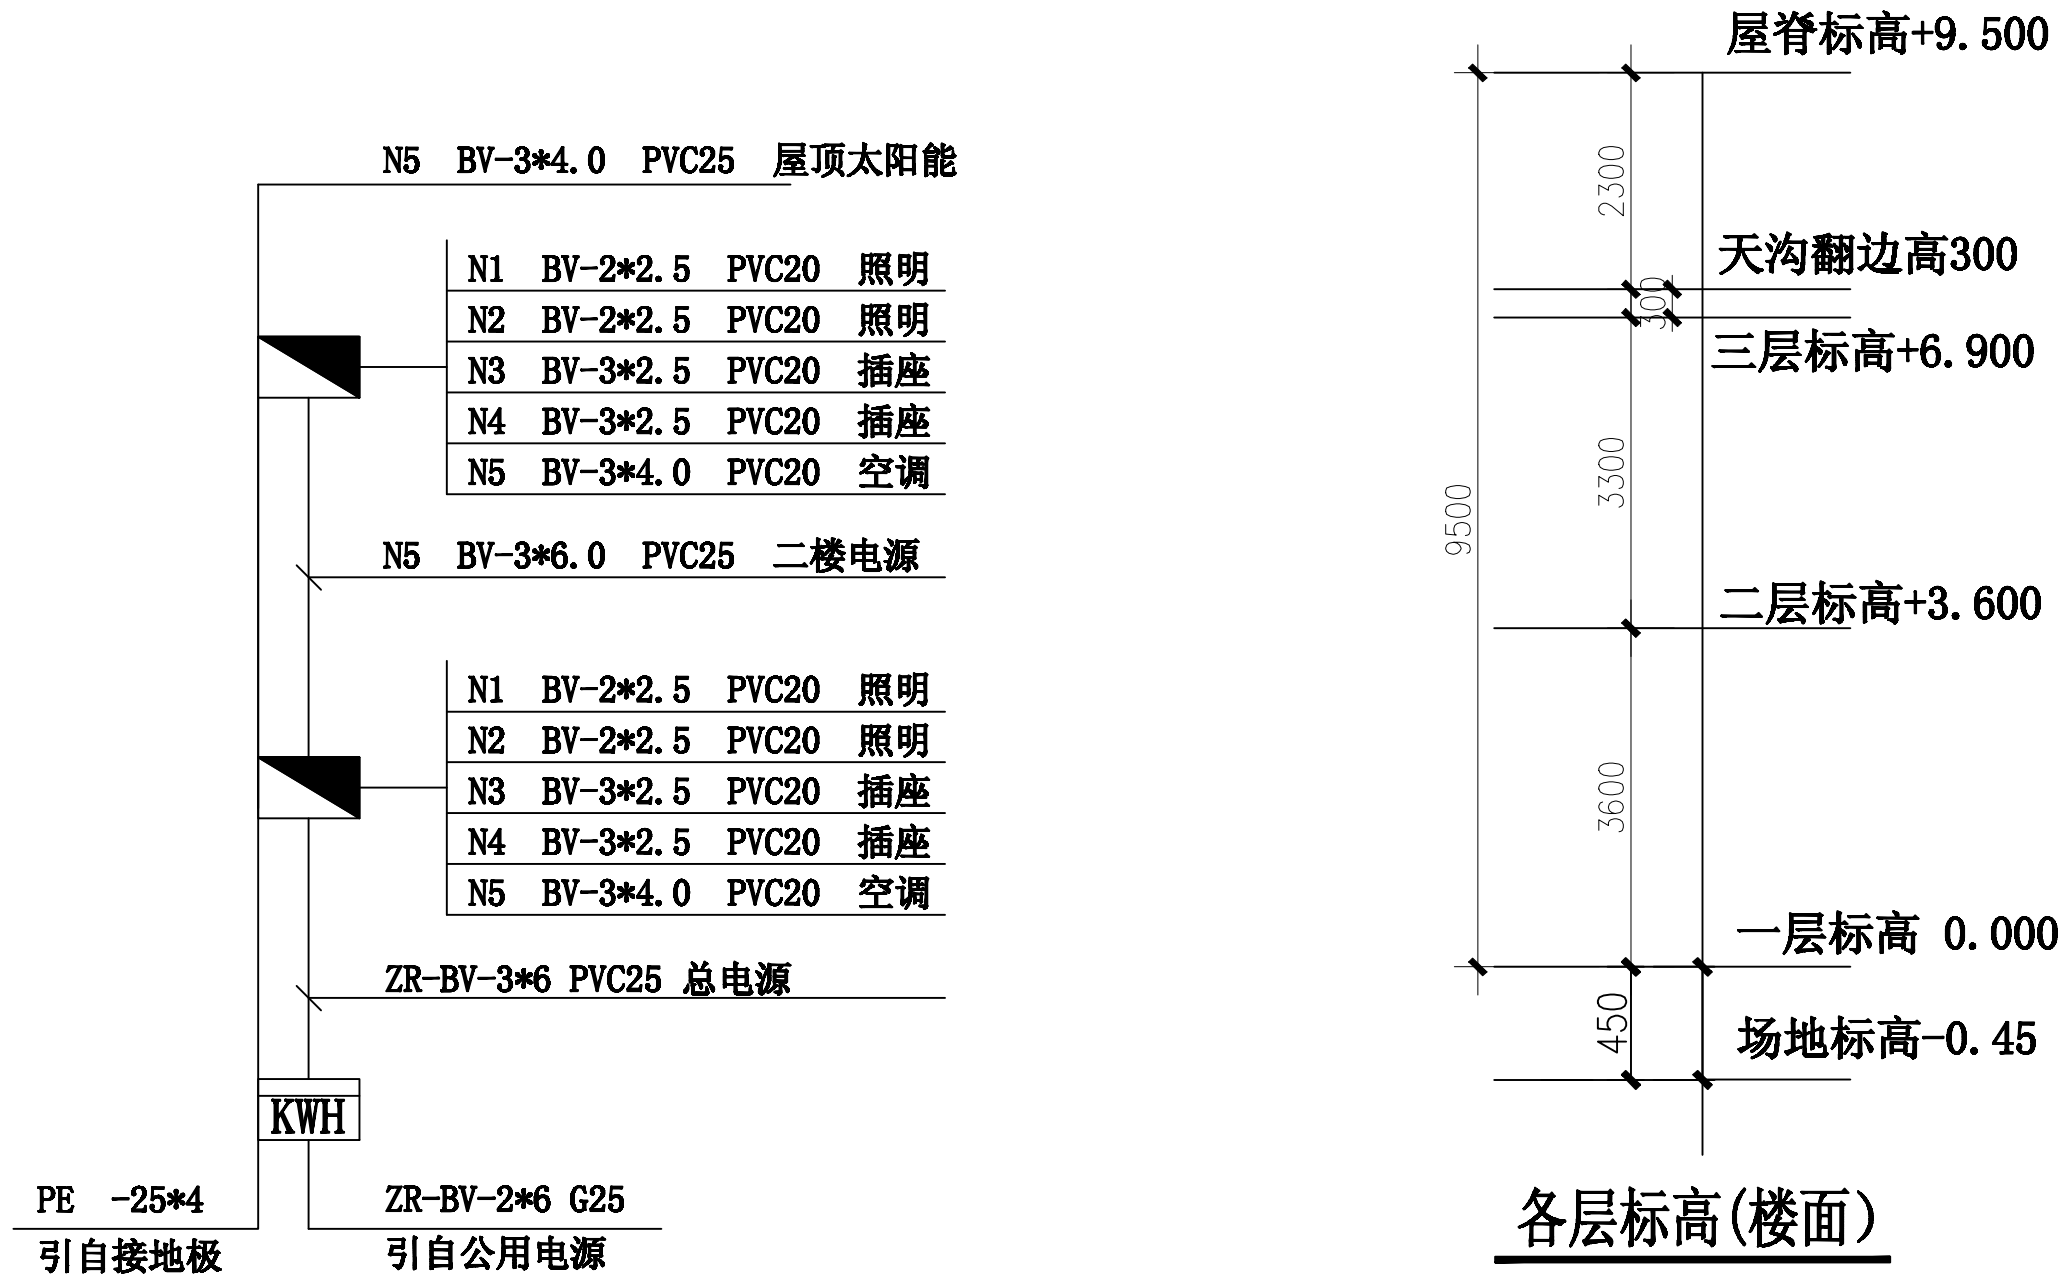




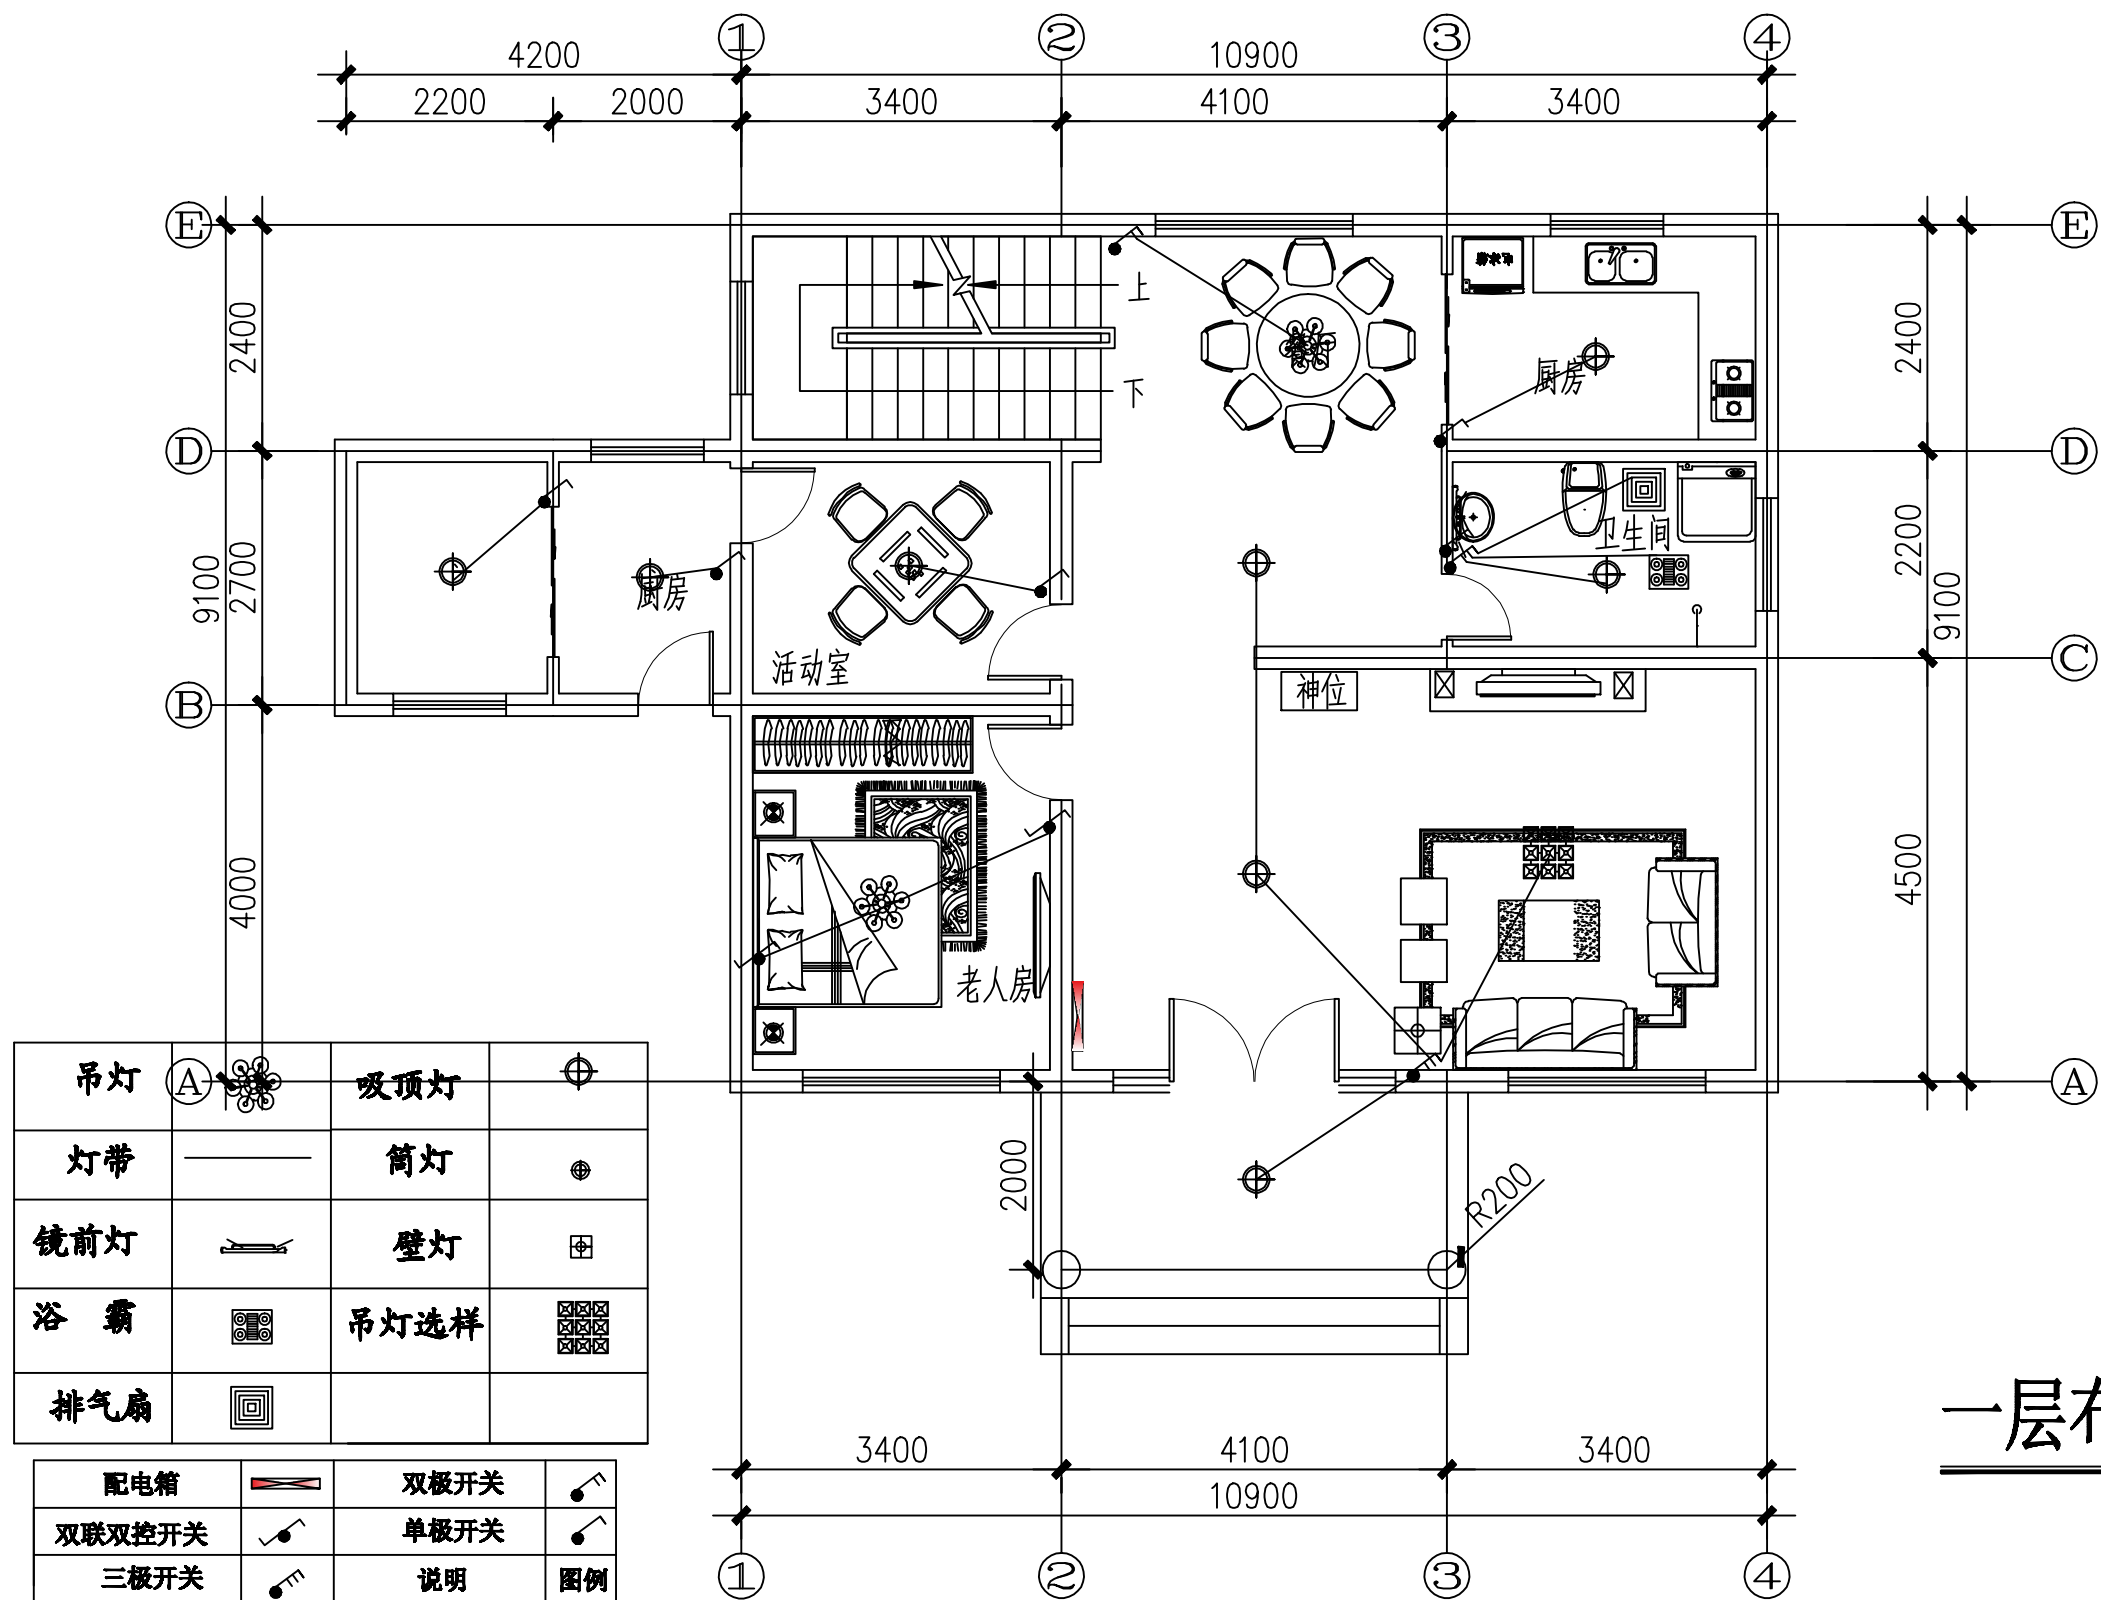  










	(本图未加盖出图章无效)	建设单位	图名	审核	负责	图号
		工程名称		校对	设计	日期




一层布灯布置图

	(本图未加盖出图章无效)	建设单位	图名	审核	负责	图号
		工程名称		校对	设计	日期


吊灯		吸顶灯	
灯带		筒灯	
镜前灯		壁灯	
浴霸		吊灯选样	
排气扇			

配电箱		双极开关	
双联双控开关		单极开关	
三极开关		说明	图例

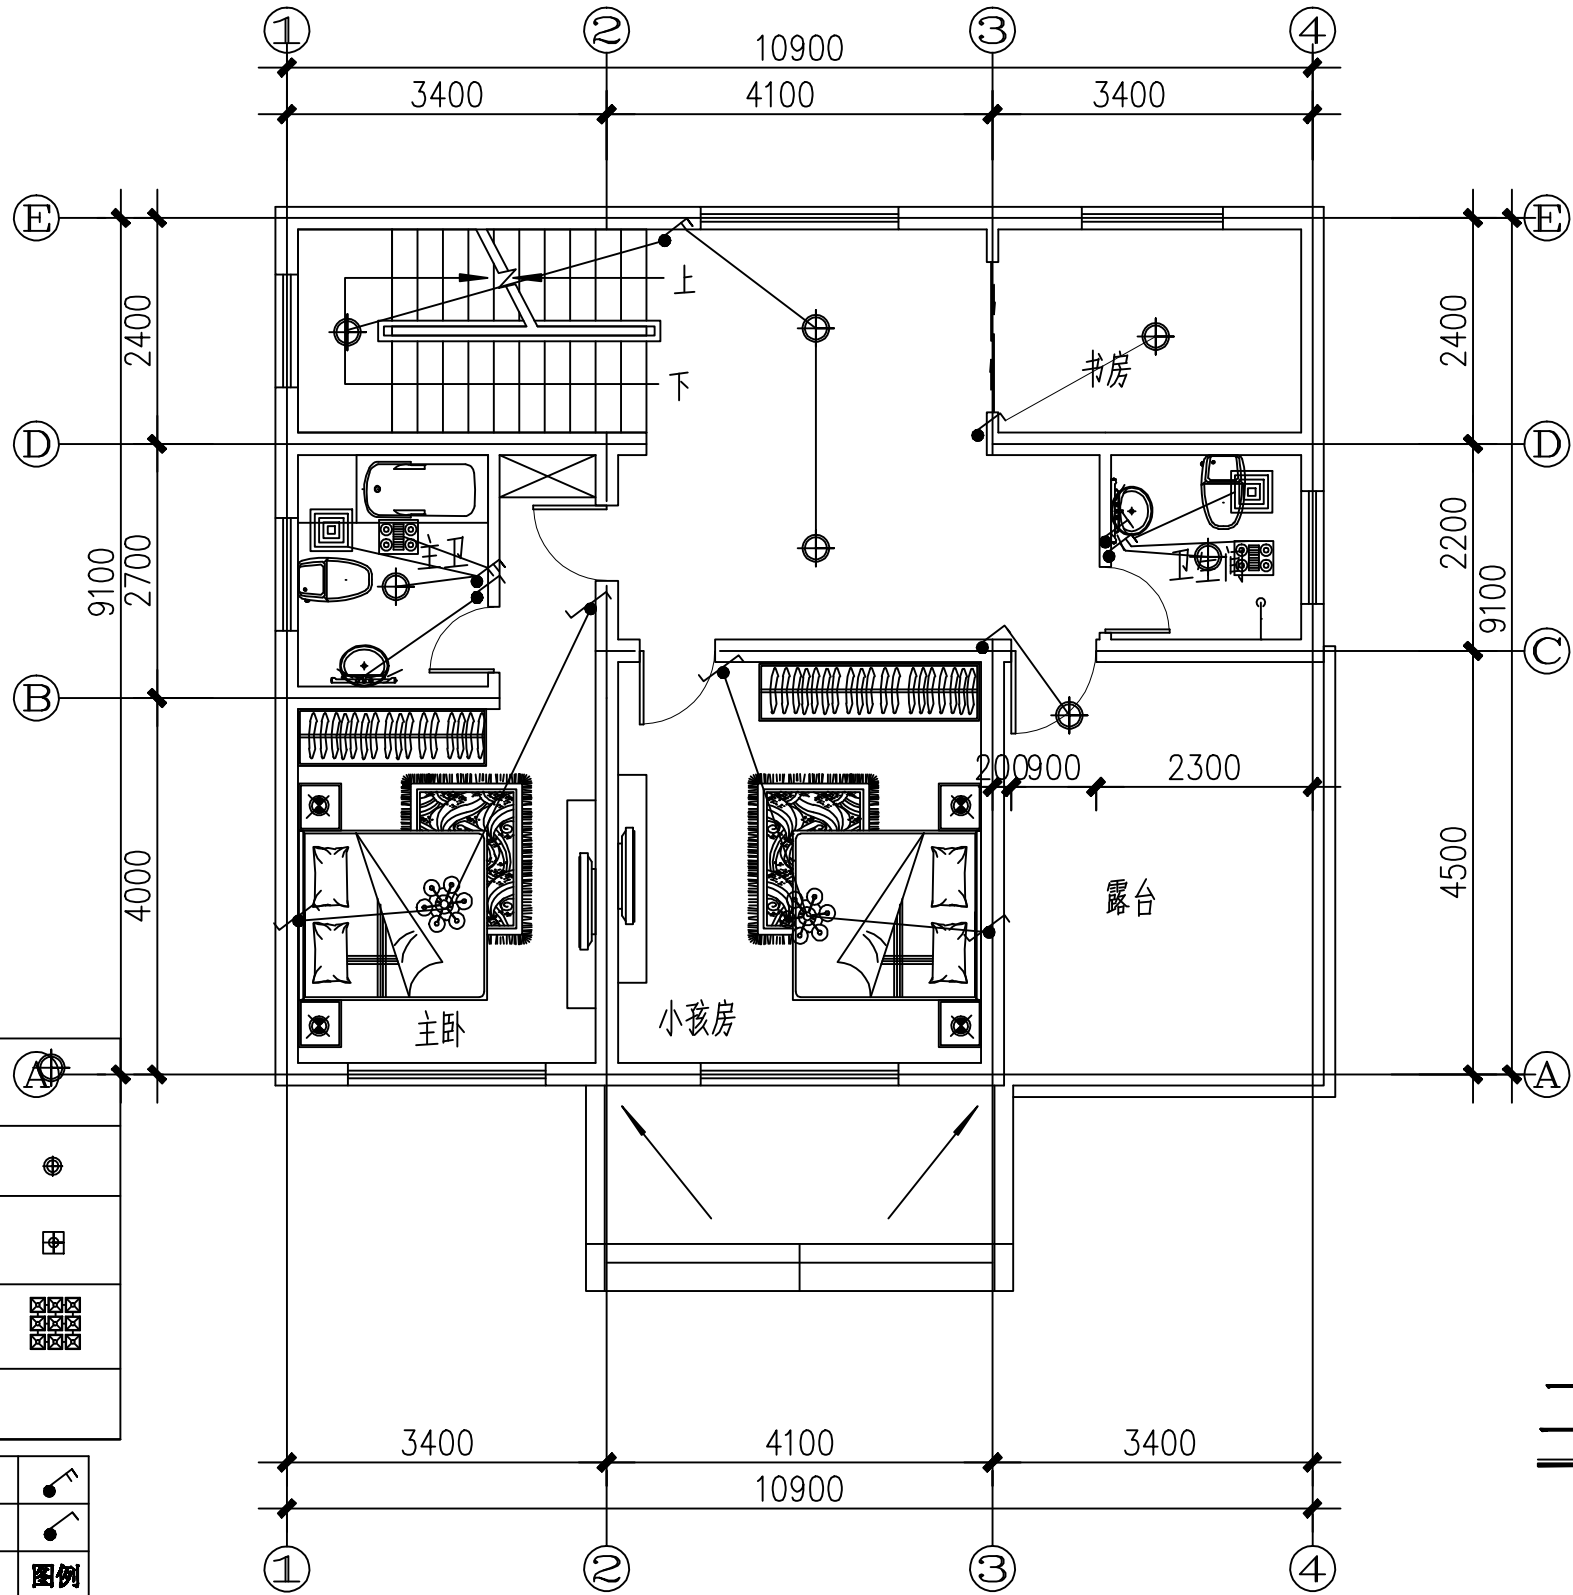


二层布灯布置图

(本图未加盖出图章无效)	建设单位	图名	审核	负责	图号
	工程名称		校对	设计	日期

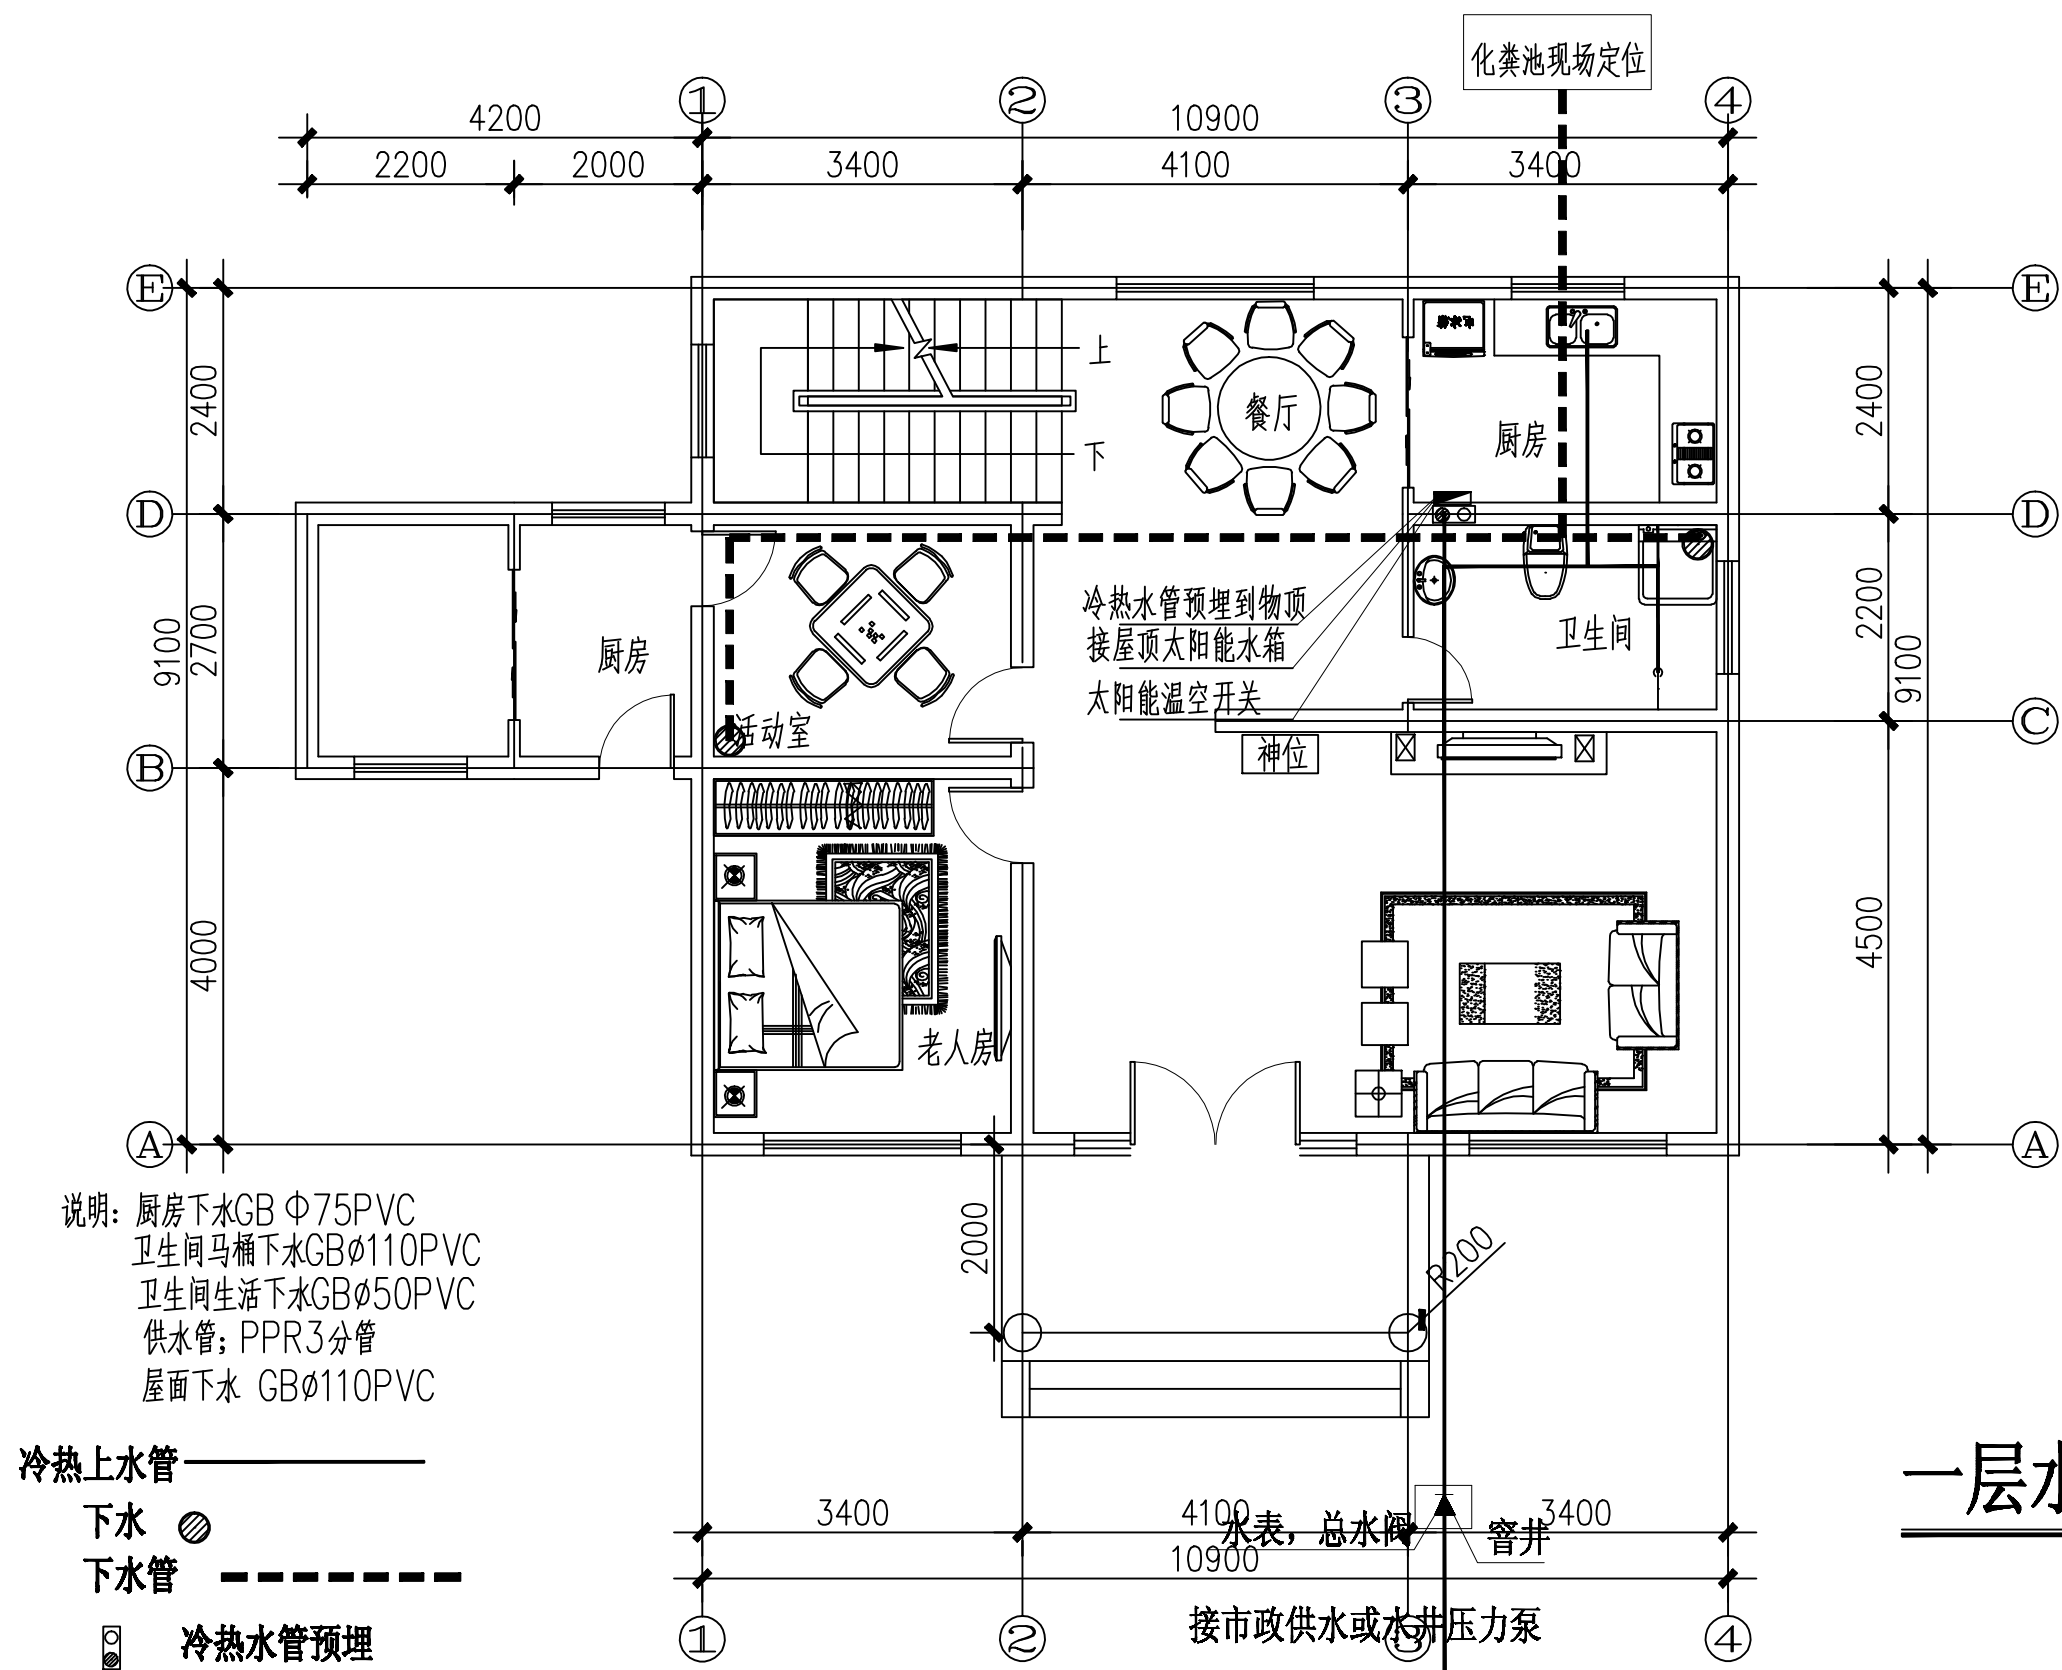

一层水管布置图

(本图未加盖出图章无效)	建设单位	图名	审核	负责	图号
	工程名称		校对	设计	日期

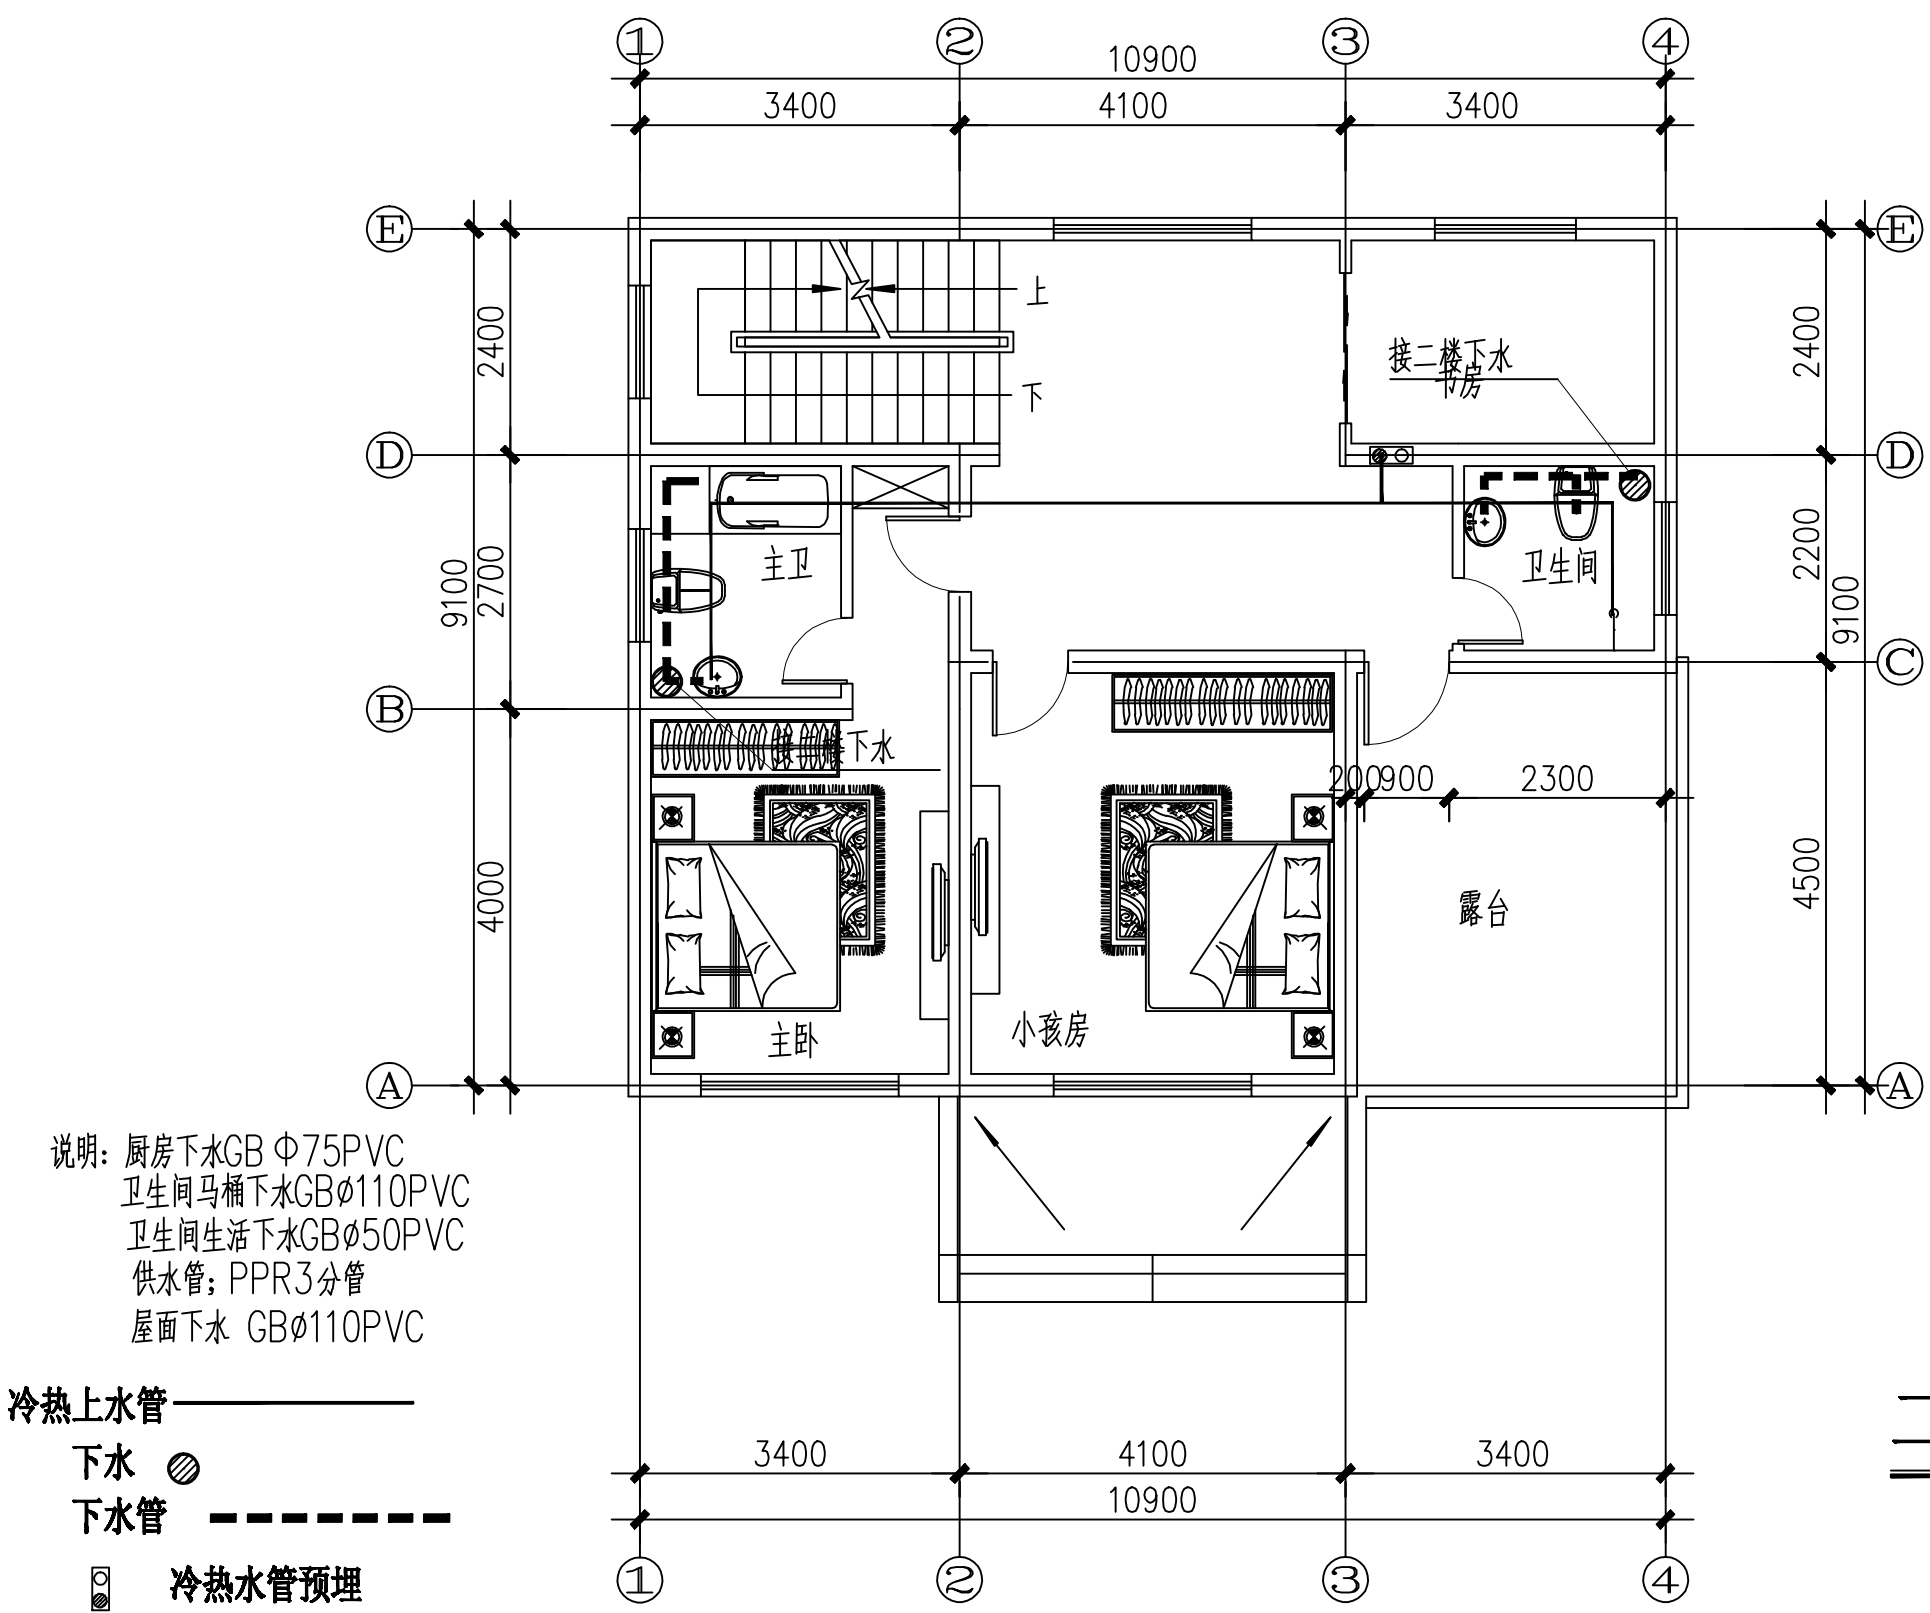

二层水管布置图

(本图未加盖出图章无效)	建设单位	图名	审核	负责	图号
	工程名称		校对	设计	日期